

SIMBOLOGIA PAVIMENTS I MOBILIARI URBÀ

PAVIMENTS

- P1-PAVIMENT DE PAVIOT EXISTENT DE PEÇES DE 30x30x4cm
- P1'-PAVIMENT DE PAVIOT NOU DE MIDES IGUAL A L'EXISTENT I ACABAT AMB PUNTA DE DIAMANT (DIAMFA GARATGE)
- P2-PAVIMENT DE PEÇES PREFABRICADES DE FORMIGÓ DE 60x40x5cm (COLOR 1)
- P3-PAVIMENT DE PEÇES PREFABRICADES DE FORMIGÓ DE 60x40x5cm (COLOR 2)
- P4-SALULÓ
- P5-HERBASSAR TIPUS "HEROSEMBRA"
- C- GUAL EXISTENT (CS CONSERVA)

MOBILIARI

- P-PAPERERA TIPUS "CIRCULAR 60" DE FUNDICIÓ DOCTIL BENTÓ

DETAILS

- T1-TANCA PERIMETRAL CARRER
- T2-TANCA TIPUS "RIVEGA"

ARBRAT

- ARBRES AUTÒCTONS (BEDOLLS)
- ARBUSTS TAPISSANTS TIPUS "DENT DE LLEDÓ"

PROJECCIÓ APARCAMENT PLANTA SOTERRANI

EL PROMOTOR:
SIO LLOGUER, S.A.

LES ARQUITECTES
SAUSRIBALLONCH, S.C.P.
MARIA LONCHA FORTINARI
ROGER SANS GARRIGA
C/Blanc, 41 08222 Sabadell tel:972262 email:info@saucp.cat

72 HABITATGES I APARCAMENT AMB PROTECCIÓ OFICIAL

PROJECTE EXECUTIU

C/ BANYOLES 12-14-16
LA SERRA 4-TORRE ROMEU-SABADELL


U-01

URBANITZACIÓ
PENDENTS,RASANTS,ALÇATS MUR
MATERIALS I MOBILIARI

FITXA 363

DATA ABRIL 2008

ESCALA 1/100-1/200

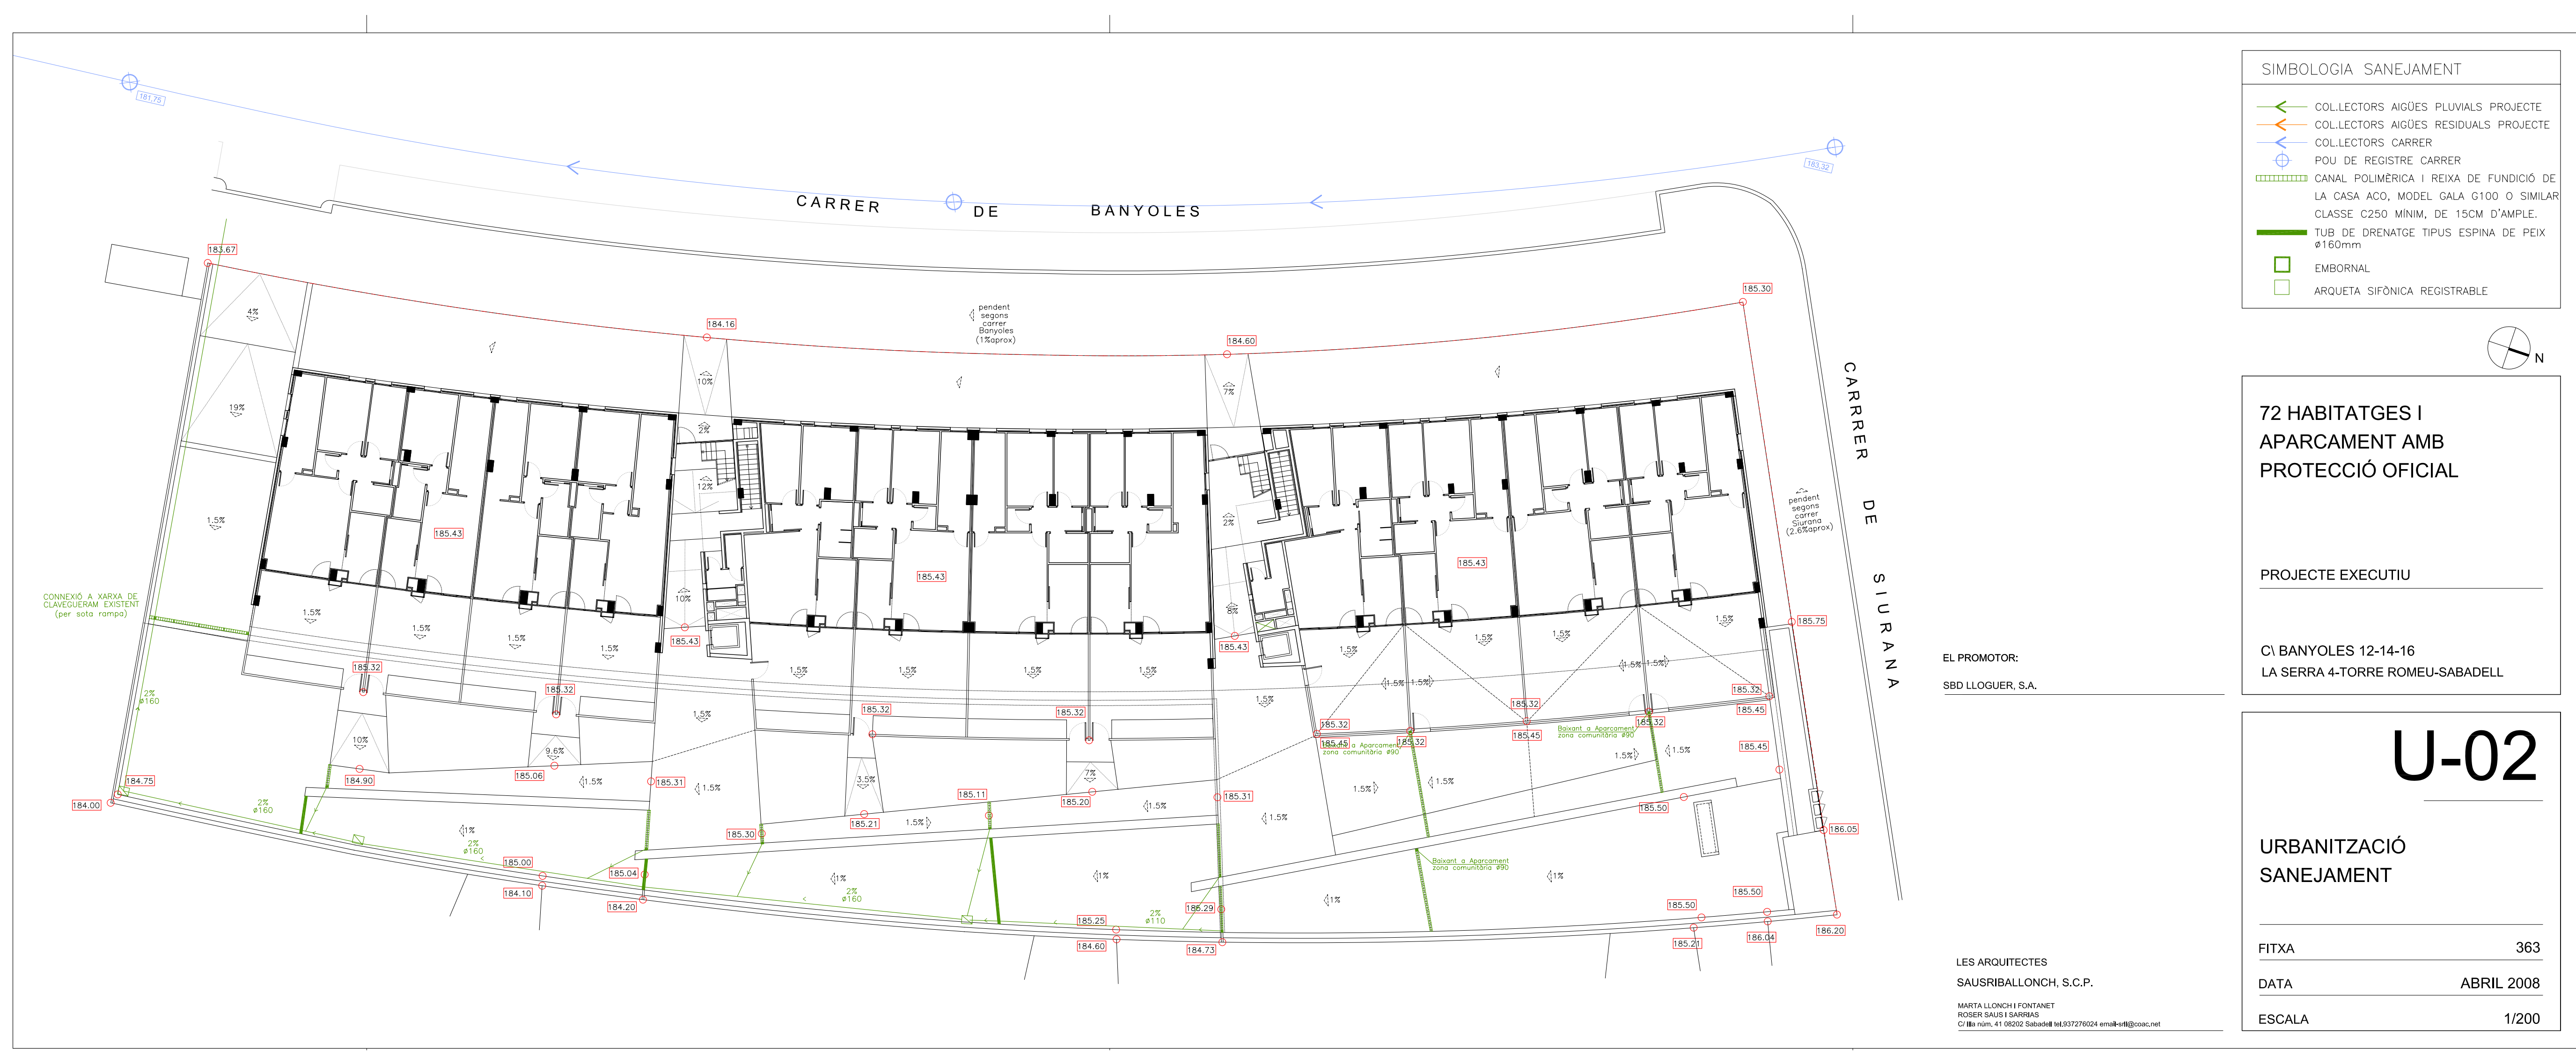

- SIMBOLOGIA SANEJAMENT**
- COLLECTORS AGUES PLUVIALS PROJECTE
 - COLLECTORS AGUES RESIDUALS PROJECTE
 - COLLECTORS CARRER
 - ⊕ POU DE REGISTRE CARRER
 - ▬ CANAL POLIMERICA I REJA DE FUNDICIO DE LA CASA ACO, MODEL GALA G100 O SIMILAR CLASSE C250 MINIM. DE 15CM D'AMPLE.
 - TUB DE DRENATGE TIPUS ESPINA DE PEIX #160mm
 - EMBORNAL
 - ARQUETA SIFONICA REGISTRABLE



72 HABITATGES I APARCAMENT AMB PROTECCIÓ OFICIAL

PROJECTE EXECUTIU

CI BANYOLES 12-14-16
LA SERRA 4-TORRE ROMEU-SABADELL


EL PROMOTOR:
SBO LLOGUER, S.A.

U-02

URBANITZACIÓ SANEJAMENT

LES ARQUITECTES
SAUSRIBALLONCH, S.C.P.
MARTA LLONCH FONTANET
ROGER SANCHEZ GARRIGA
C/ M. del. 41 08222 Sabadell 937779221 rosab@sauc.cat

FITXA 363
DATA ABRIL 2008
ESCALA 1/200

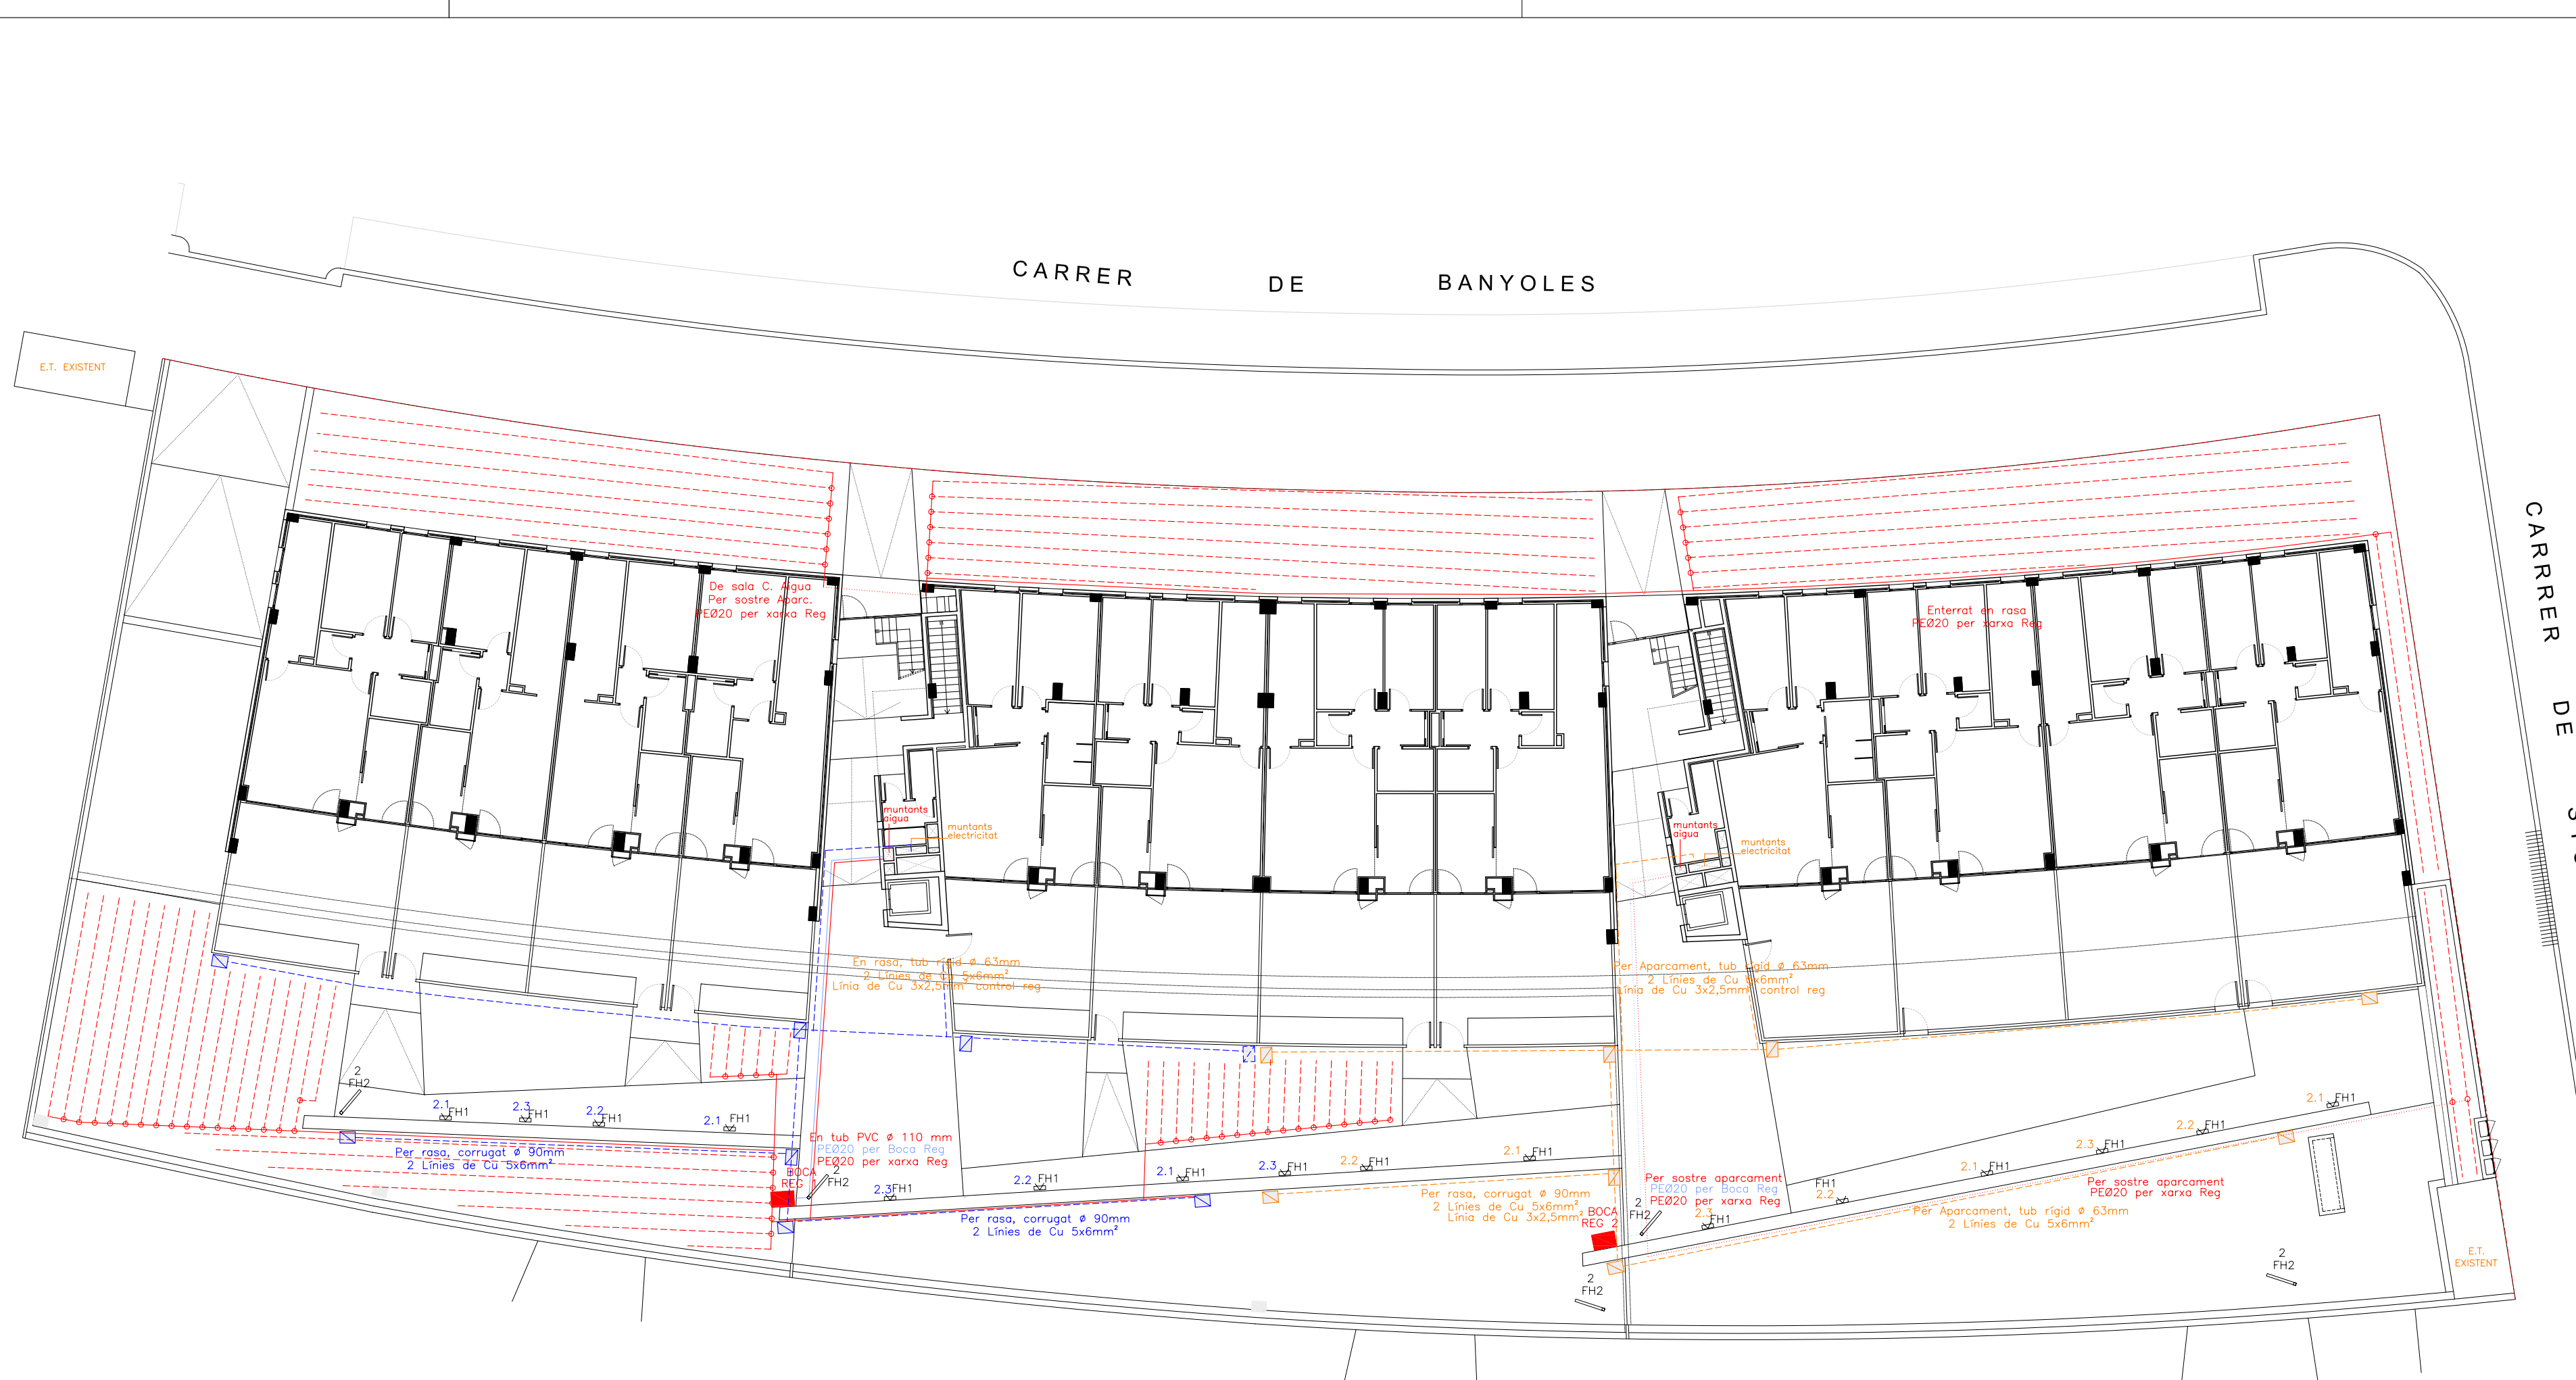

SIMBOLOGIA FONTANERIA

- BOCA DE REG
- XARXA PRINCIPAL D'ALIMENTACIÓ DE XARXA DE REG I BOQUES DE REG.
- XARXA SECUNDÀRIA FORMADA PER TUB AMB COTER INTEGRAT TIPUS RAINBIRD O SIMILAR, DE 20x11-16mm. TOTA LA INSTAL·LACIÓ DIMENSIONADA SEGONS INSTAL·LADOR.

SIMBOLOGIA ELECTRICITAT

- LINA 1: URBANITZACIÓ NUCLI 1
- LINA 2: URBANITZACIÓ NUCLI 2
- ⊗ APLIC DE PARET
- ⊕ FOCUS EMPOTRAT
- ⊞ PERICÓ DE GIR

ESQUEMA PERICÓ DE REG

Connexió de xarxa d'aigua potable

- Clau de pas
- Comptador
- Vàlvula esfera
- Vàlvula anti-retorn
- Vàlv. reductora de pressió
- Filtre d'anells

EL PROMOTOR:
SBO LLOGUER, S.A.

72 HABITATGES I APARCAMENT AMB PROTECCIÓ OFICIAL

PROJECTE EXECUTIU

CI BANYOLES 12-14-16
LA SERRA 4-TORRE ROMEU-SABADELL

U-03

URBANITZACIÓ FONTANERIA I ELECTRICITAT

FITXA 363
DATA ABRIL 2008
ESCALA 1/200

LES ARQUITECTES
SAUSRIBALLONCH, S.C.P.
SAUSRIBALLONCH I FONTANET
PROJEC. SAUSRIBALLONCH
CI Núm. 41 0822 Sabadell 08137 Sabadell (Barcelona)

